


パッケージエアコン (EHP)	型式 : 床置型 (スリムタイプ)	
	冷房能力 : 12.5 kW	
	暖房能力 : 14.0 kW	
	電源 : 3φ200V	

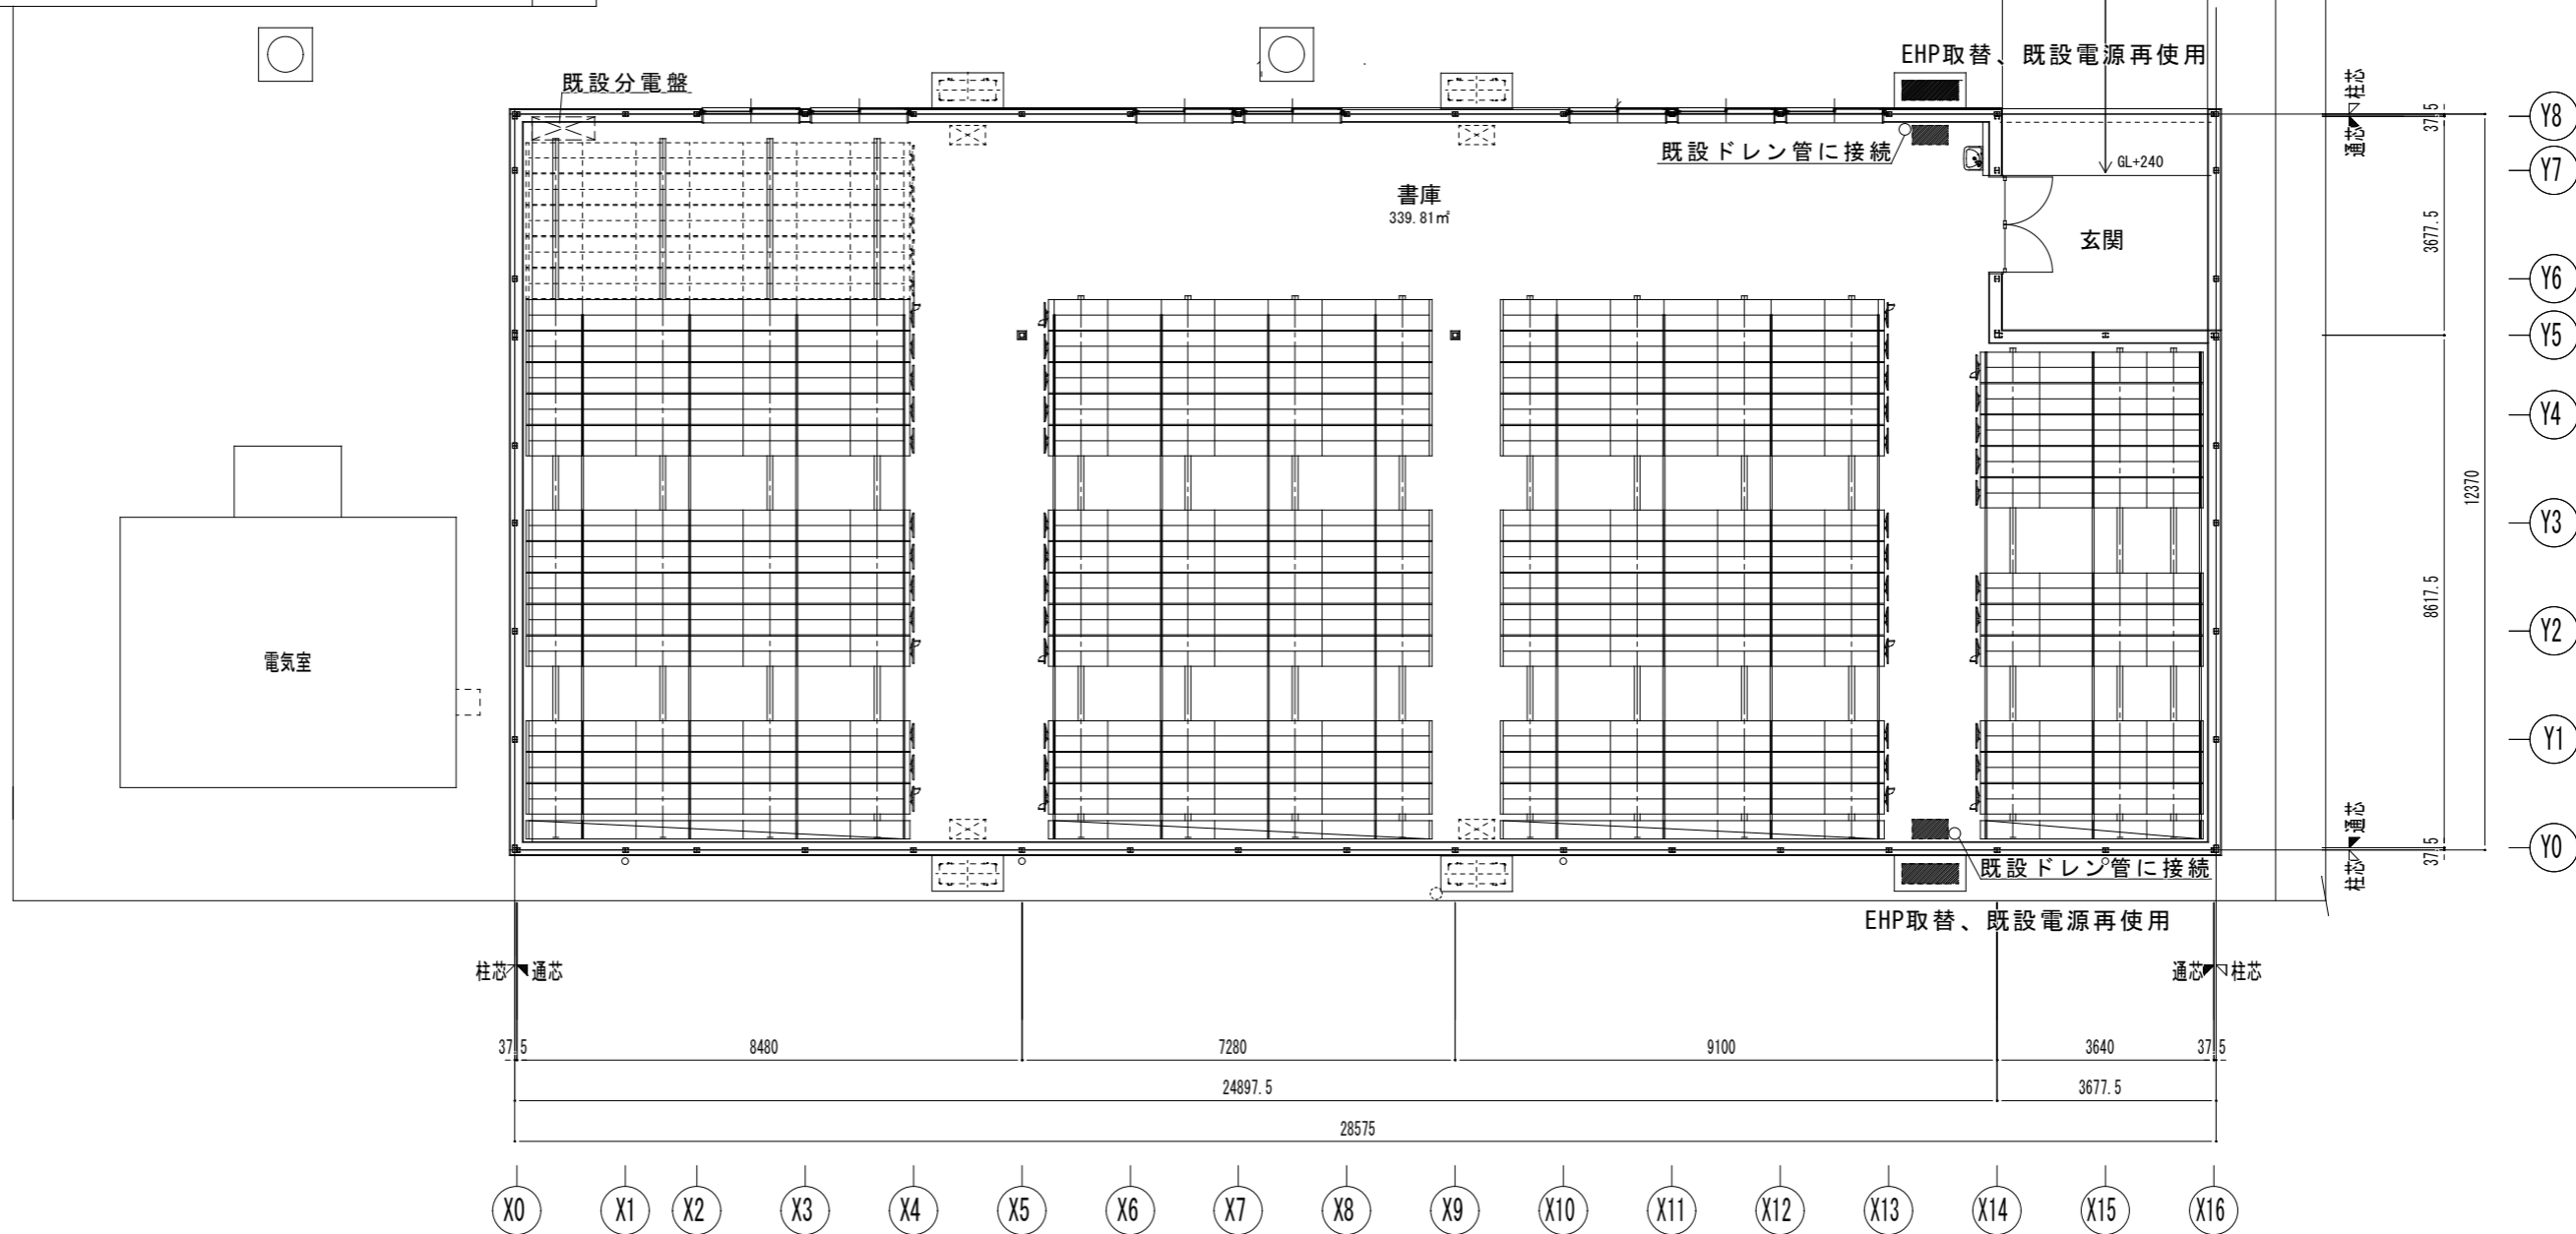

平面図

訂正	DATE	訂正事項	担当	承認
1				
2				
3				
4				
5				

公立大学法人 下関市立大学

工事名	下関市立大学集密書庫空調機改修工事
図名	平面図
縮尺	