
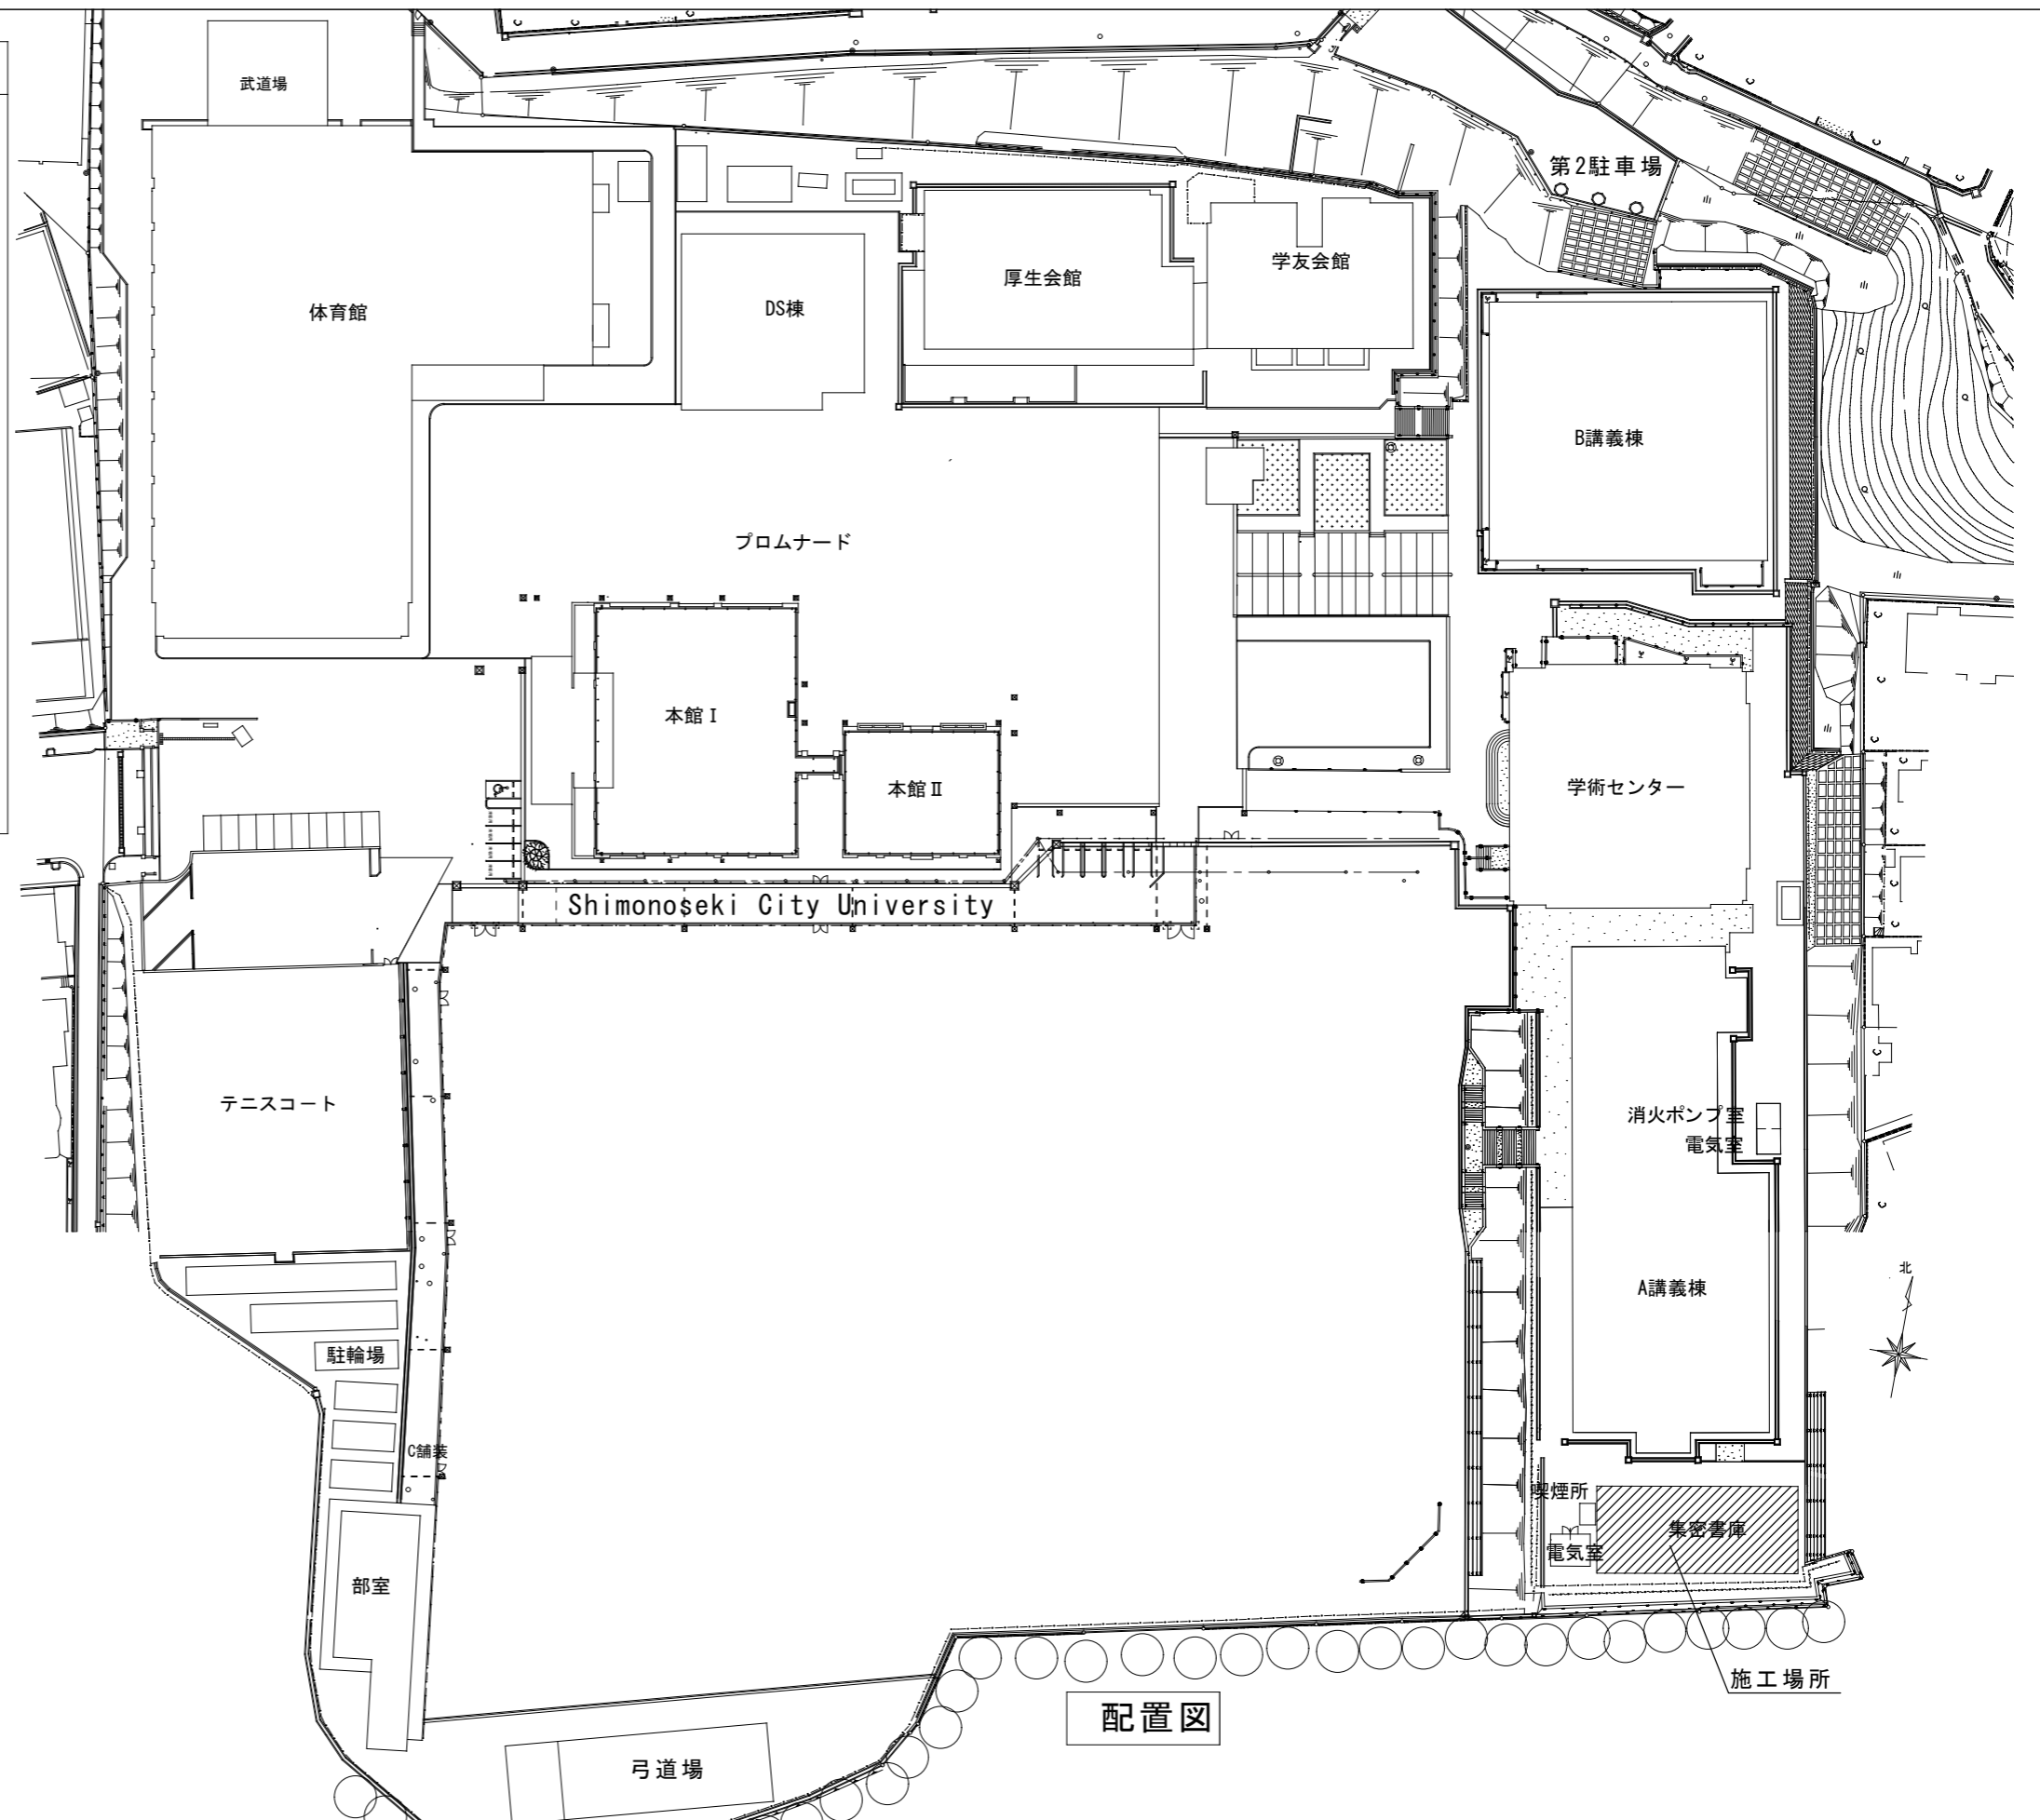


付近見取り図

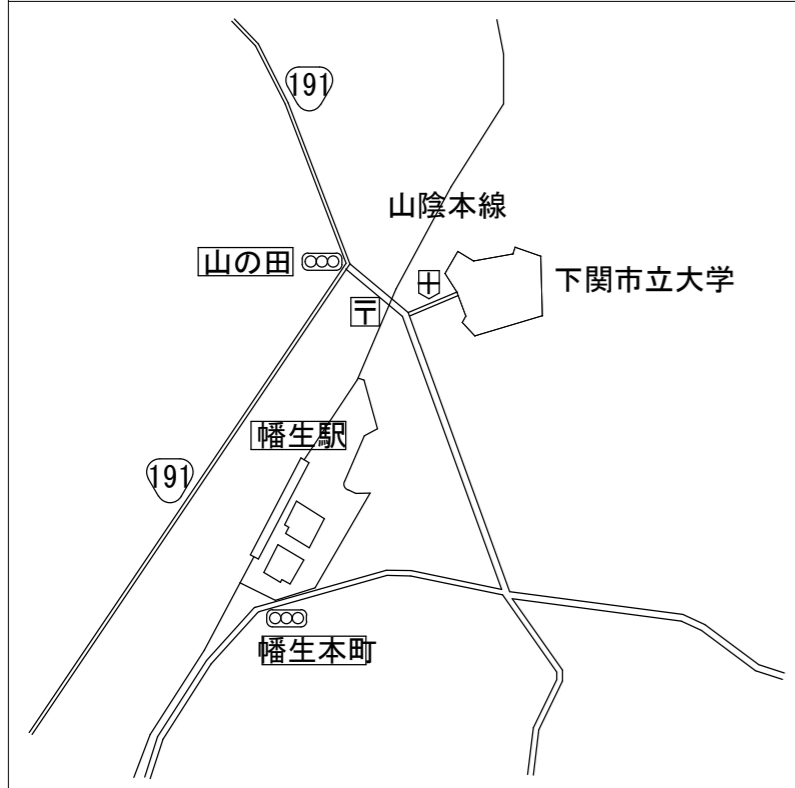

配置図

訂正	DATE	訂正事項	担当	承認
1				
2				
3				
4				
5				

公立大学法人 下関市立大学

工事名	下関市立大学集密書庫空調機改修工事
図名	付近見取り図、配置図
縮尺	