
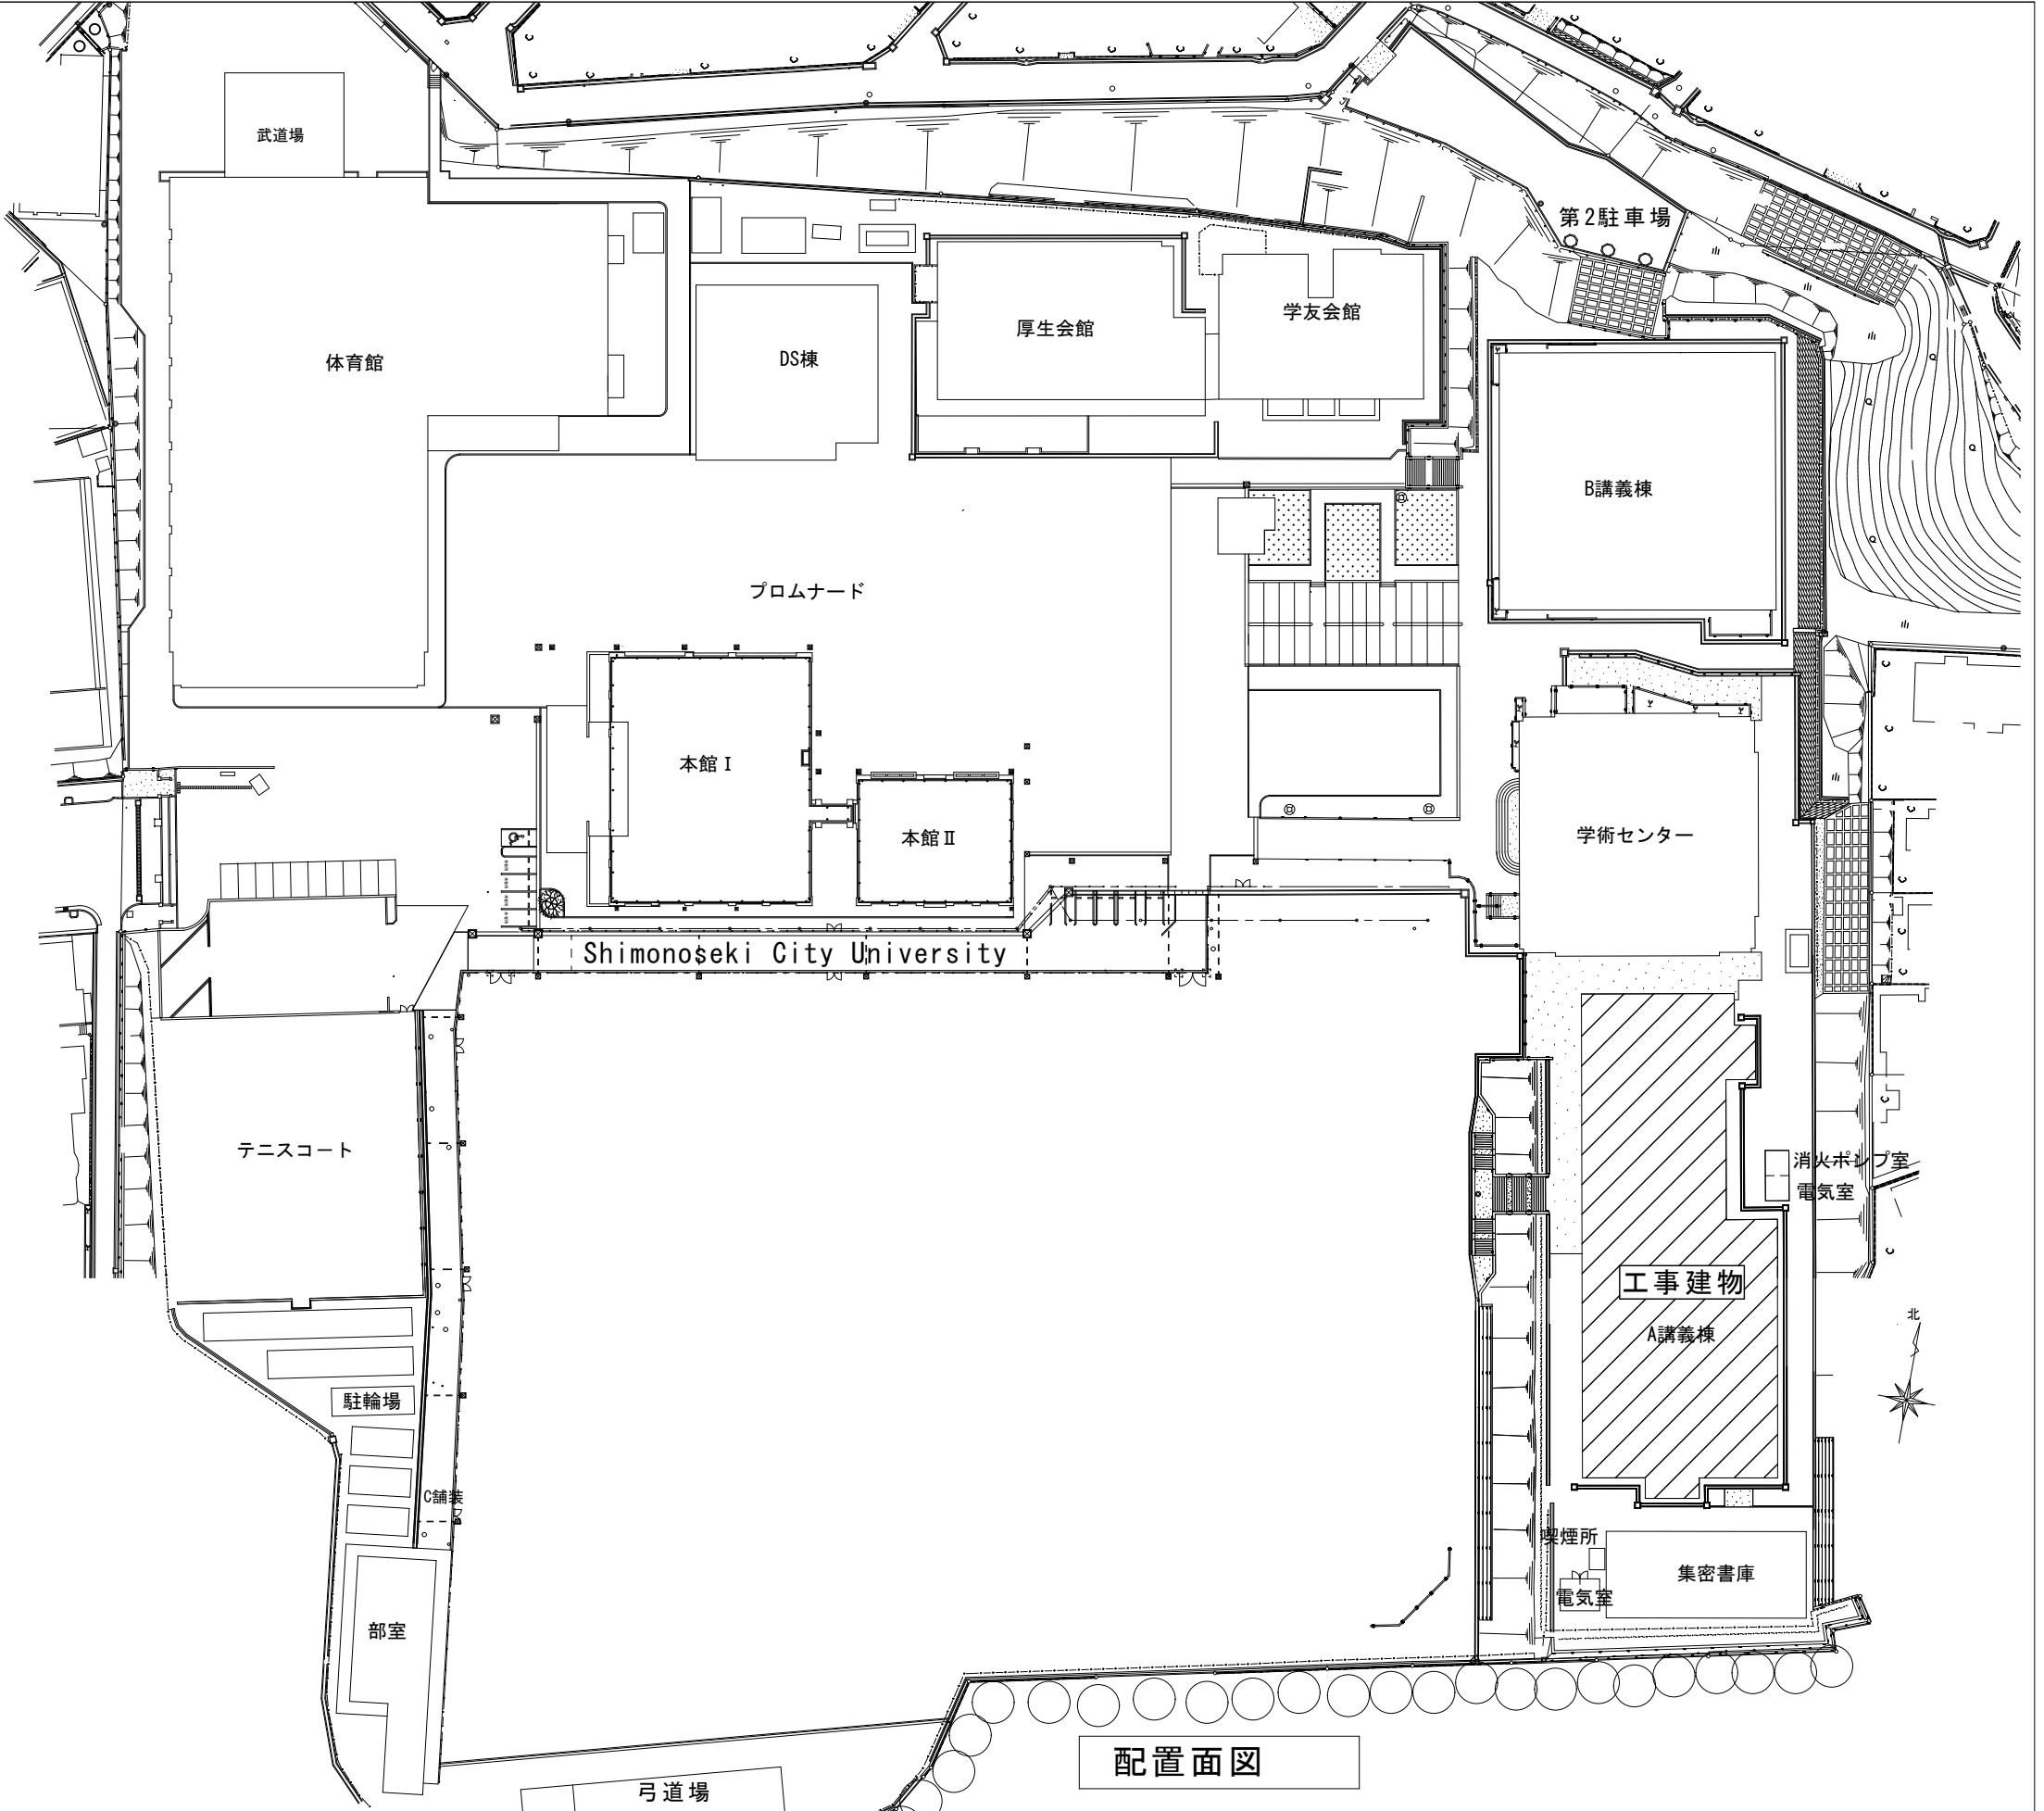


付近見取り図

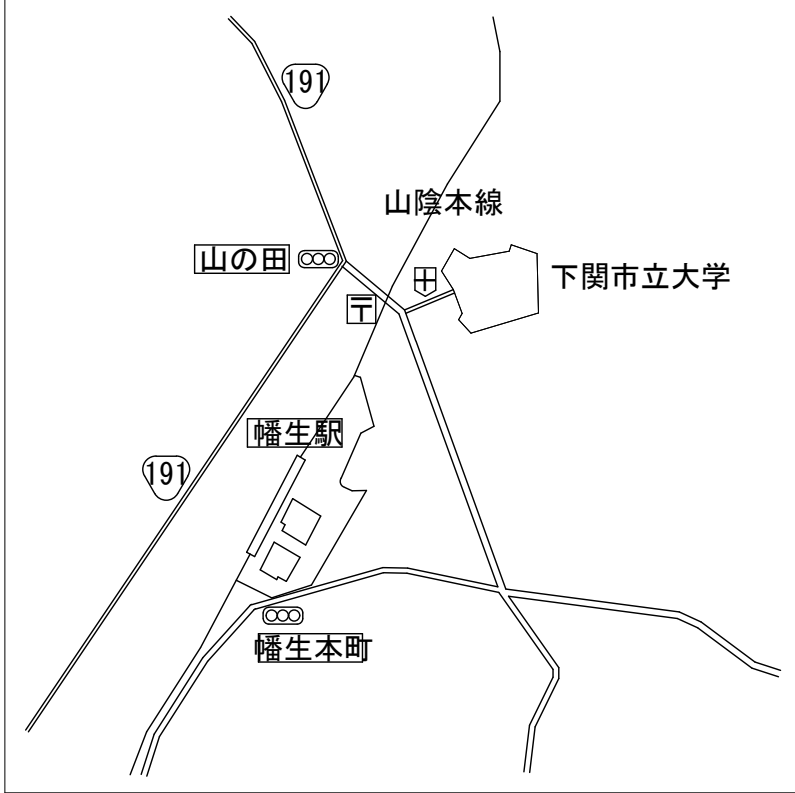

配置面図

訂正	DATE	訂正事項	担当	承認
1				
2				
3				
4				
5				

公立大学法人 下関市立大学		工事名	下関市立大学A講義棟101教室303教室空調設備改修工事
		図名	付近見取り図・配置図
		縮尺	1/4